


LEGENDA:

— Projektowane poziomy odpływowe kanalizacji
sanitarnej prowadzone pod stropem

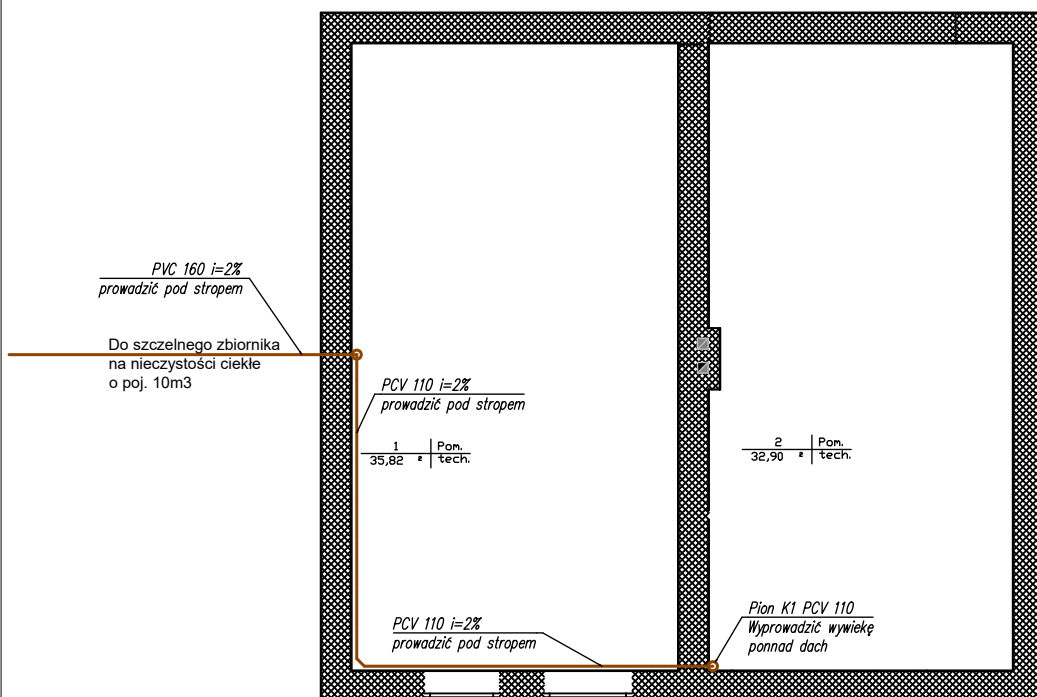

Roboty budowlane w budynku świetlicy wiejskiej
w Majdanie Abramowskim

Adres inwestycji: Majdan Abramowski 22

Inwestor: Gmina Goraj
ul. Bednarska 1, 23-450 Goraj

Faza projektu: Wykonawczy

Rysunek: Rzut piwnic—
instalacja kanalizacji

Nr rysunku: S-1

Skala: 1:100

Data: 08.2025

Projektant: mgr. inż. Edward Podkański LUB/0084/PWBS/23