


RZUT PARTERU – INSTALACJE ELEKTRYCZNE
SKALA 1:100

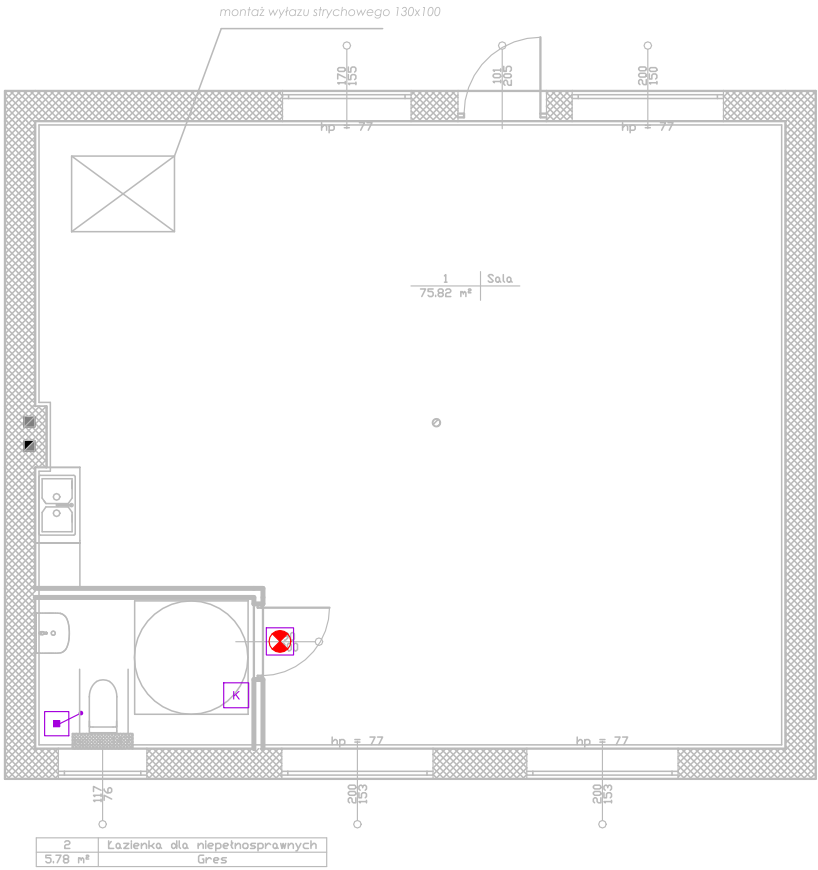

Legenda

- K Kasownik
- Przycisk pociągowy
- Lampka czerwona z bucziem

Nazwa zamierzenia budowlanego: Roboty budowlane w budynku świetlicy wiejskiej w Majdanie Abramowskim		
Adres inwestycji: Majdan Abramowski 22		
Inwestor: Gmina Goraj ul. Bednarska 1, 23-450 Goraj,		
Faza projektu: Wykonawczy	Rysunek: Rzut parteru	
Nr rysunku: E-03	Skala: 1:100	Data: 08.2025
Projektant mgr inż. Tomasz Muzyka LUB/0032/PWOE/14		Podpis:
Nazwa rysunku: Instalacja elektryczna wewnętrzna - instalacja przyzywowa		