


LEGENDA:

— Projektowane poziomy odpływy kanalizacji
sanitarnej prowadzone w brzdach w ścianie

RZUT PARTERU

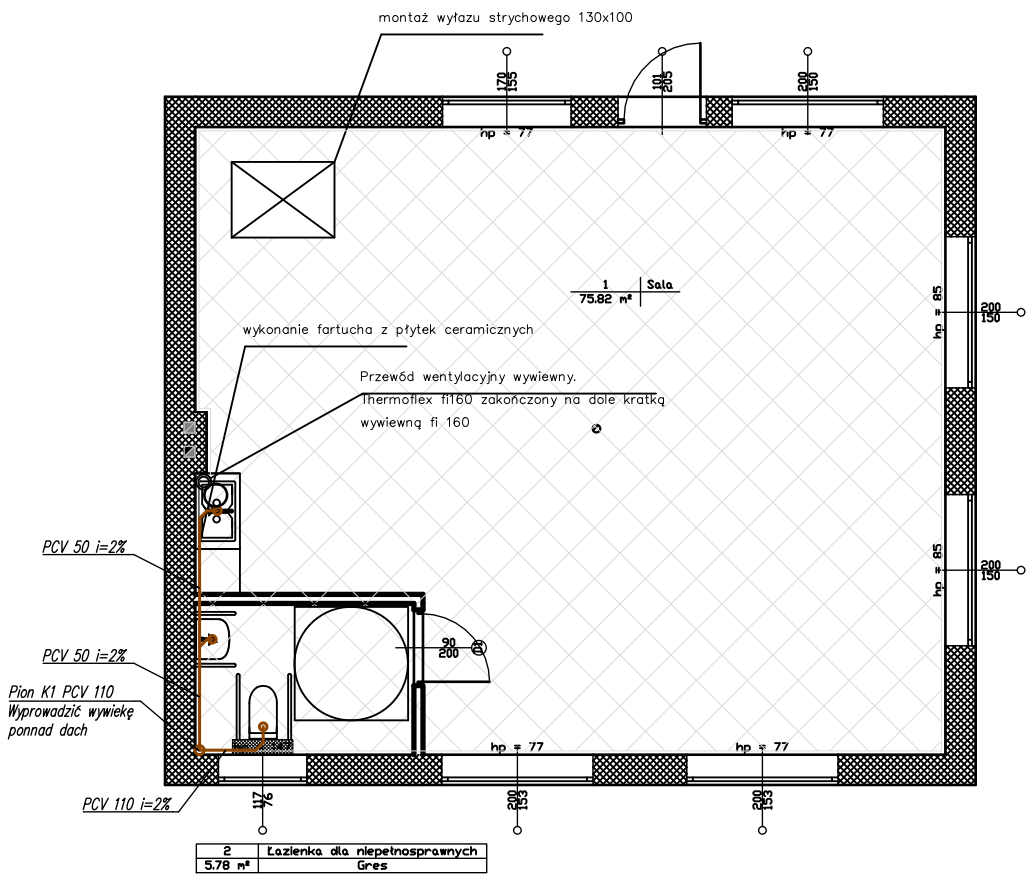

Roboty budowlane w budynku świetlicy wiejskiej w Majdanie Abramowskim		
Adres inwestycji: Majdan Abramowski 22		
Inwestor: Gmina Goraj ul. Bednarska 1, 23-450 Goraj		
Faza projektu: Wykonawczy		Rysunek: Rzut piwnic- instalacja kanalizacji
Nr rysunku: S-2	Skala: 1:100	Data: 08.2025
Projektant: mgr inż. Edward Podkański LUB/0084/PWBS/23		