

— Projektowana instalacja wody zimnej
rury PE-X/Al/PE-X


- - - Projektowana instalacja wody ciepłej
rury PE-X/Al/PE-X

- w posadzkach prowadzić w izolacji gr. 6mm
- podtynkową prowadzić w izolacji gr. 6mm.
- natynkową prowadzić w izolacji gr. 9mm

- w posadzkach prowadzić w izolacji gr. 6mm
- podtynkową - prowadzić w izolacji gr. 13mm.
- natynkową - prowadzić w izolacji gr. 20mm.

PRZEBIEG INSTALACJI WODY ZIMNEJ I CIEPŁEJ KOORDYNOWAĆ Z INSTALACJĄ C.O., ELEKTRYCZNĄ I KONSTRUKCJĄ BUDYNKU.

RZUT PARTERU

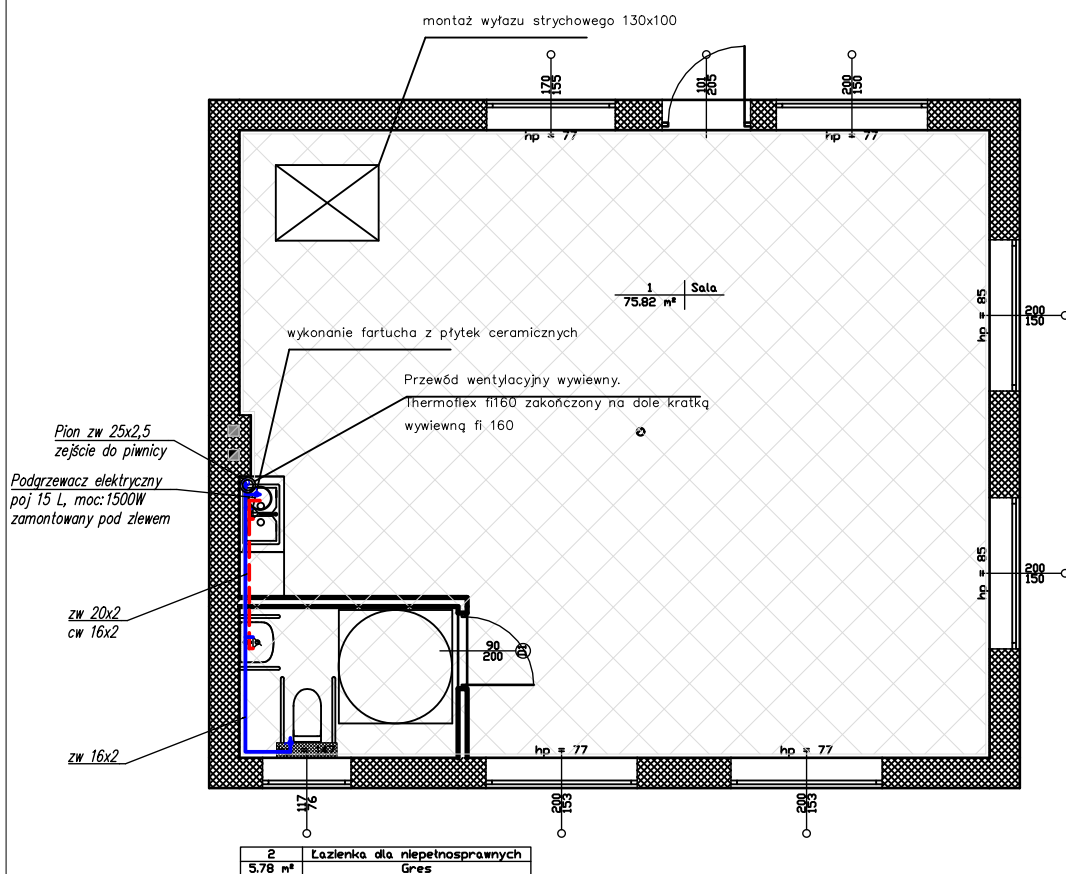

Roboty budowlane w budynku świetlicy wiejskiej
w Majdanie Abramowskim

Adres inwestycji: Majdan Abramowski 22

Inwestor: Gmina Goraj
ul. Bednarska 1, 23-450 Goraj

Faza projektu: Wykonawczy

Rysunek: Rzut parteru – instalacja wodociągowa

Nr rysunku: S-4

Skala:1: 100

Data:	08.2025
-------	---------

Projektant: mgr inż. Edward Podkański LUB/0084/PWBS/23