

LEGENDA:

- Projektowana instalacja wody zimnej
rury PE-X/Al/PE-X
- Projektowana instalacja wody ciepłej
rury PE-X/Al/PE-X

Instalację wody zimnej:


- w posadzkach prowadzić w izolacji gr. 6mm
—podtynkową prowadzić w izolacji gr. 6mm.
—natynkową prowadzić w izolacji gr. 9mm

Instalację wody ciepłej

- w posadzkach prowadzić w izolacji gr. 6mm
—podtynkową — prowadzić w izolacji gr. 13mm.
—natynkową — prowadzić w izolacji gr. 20mm.

PRZEBIEG INSTALACJI WODY ZIMNEJ I CIEPŁEJ KOORDYNOWAĆ
Z INSTALACJĄ C.O., ELEKTRYCZNĄ I KONSTRUKCJĄ BUDYNKU.

Przejścia przez ściany i stropy prowadzić w tulejach ochronnych.

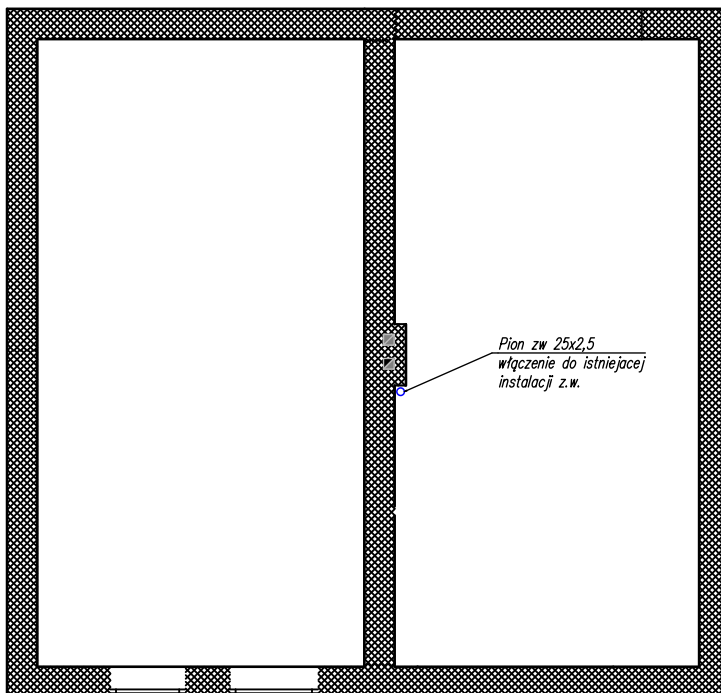

Roboty budowlane w budynku świetlicy wiejskiej w Majdanie Abramowskim		
Adres inwestycji: Majdan Abramowski 22		
Inwestor: Gmina Goraj ul. Bednarska 1, 23-450 Goraj		
Faza projektu: Wykonawczy	Rysunek: Rzut parteru – instalacja wodociągowa	
Nr rysunku: S-3	Skala: 1:100	Data: 08.2025
Projektant: mgr inż. Edward Podkański LUB/0084/PWBS/23		